


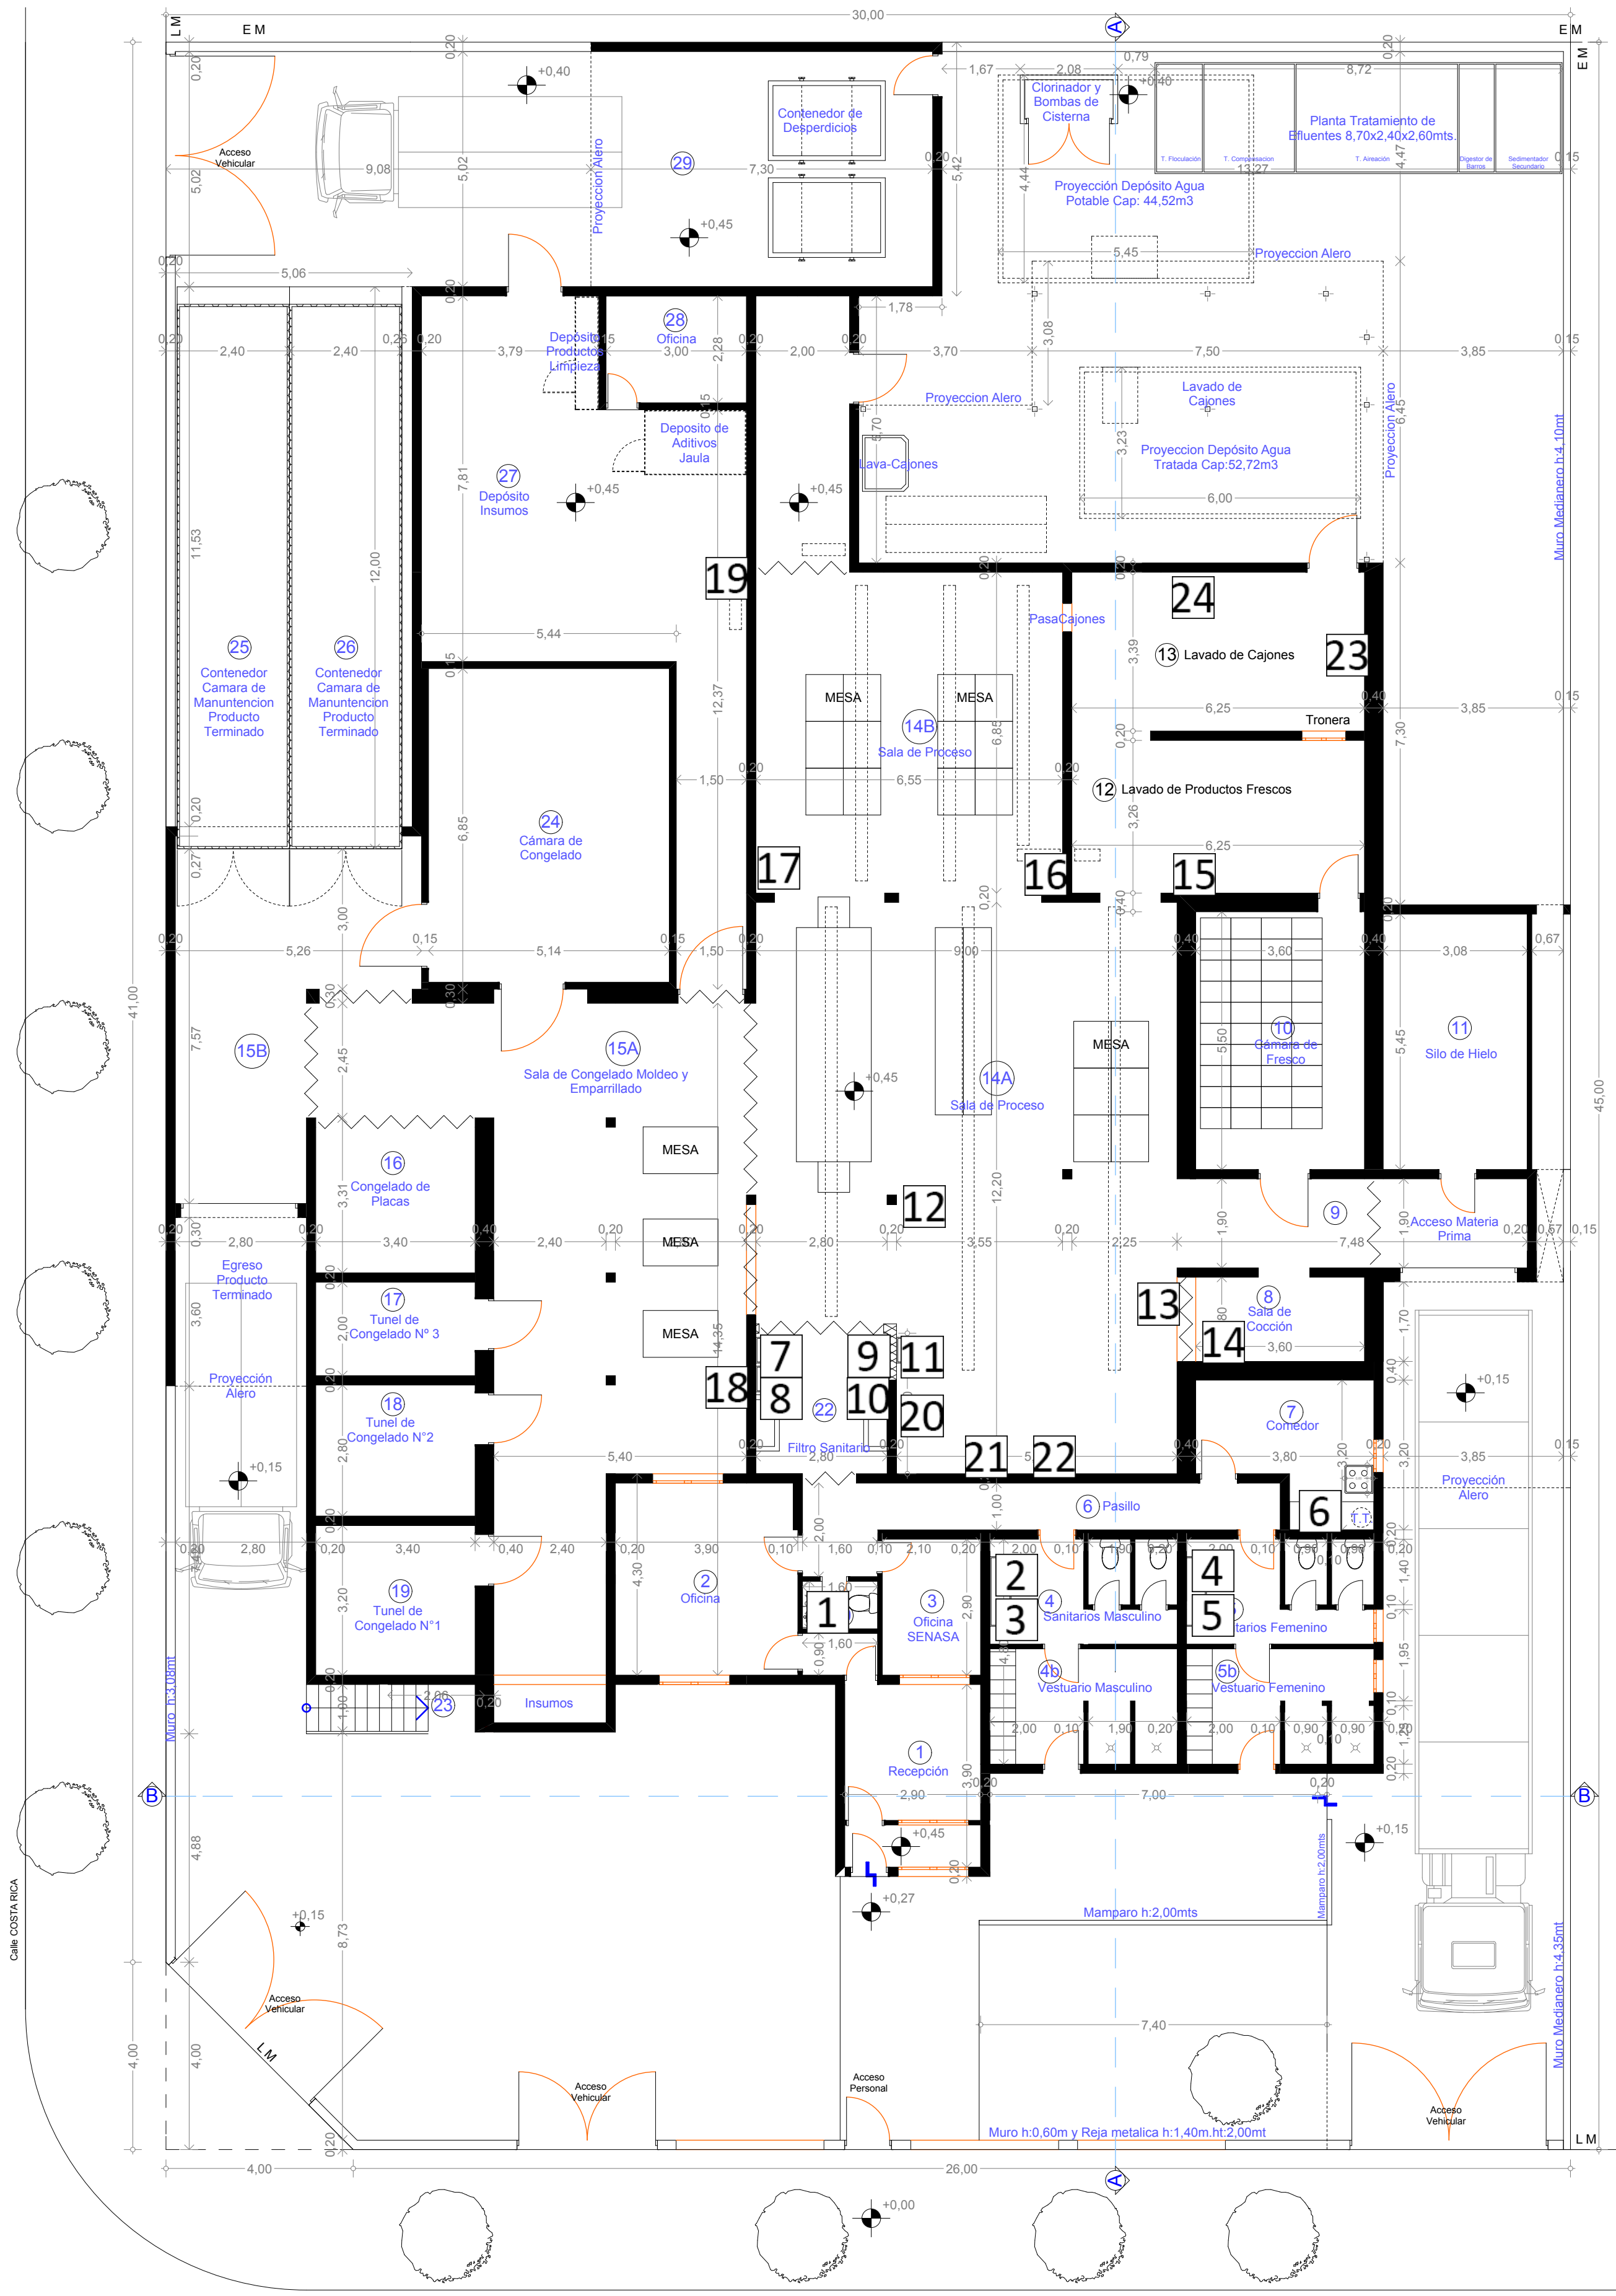


Referencias:

- Nº de Grifos
- Cisterna
- Planta de tratamiento de agua

Planta Baja

Escala 1:100

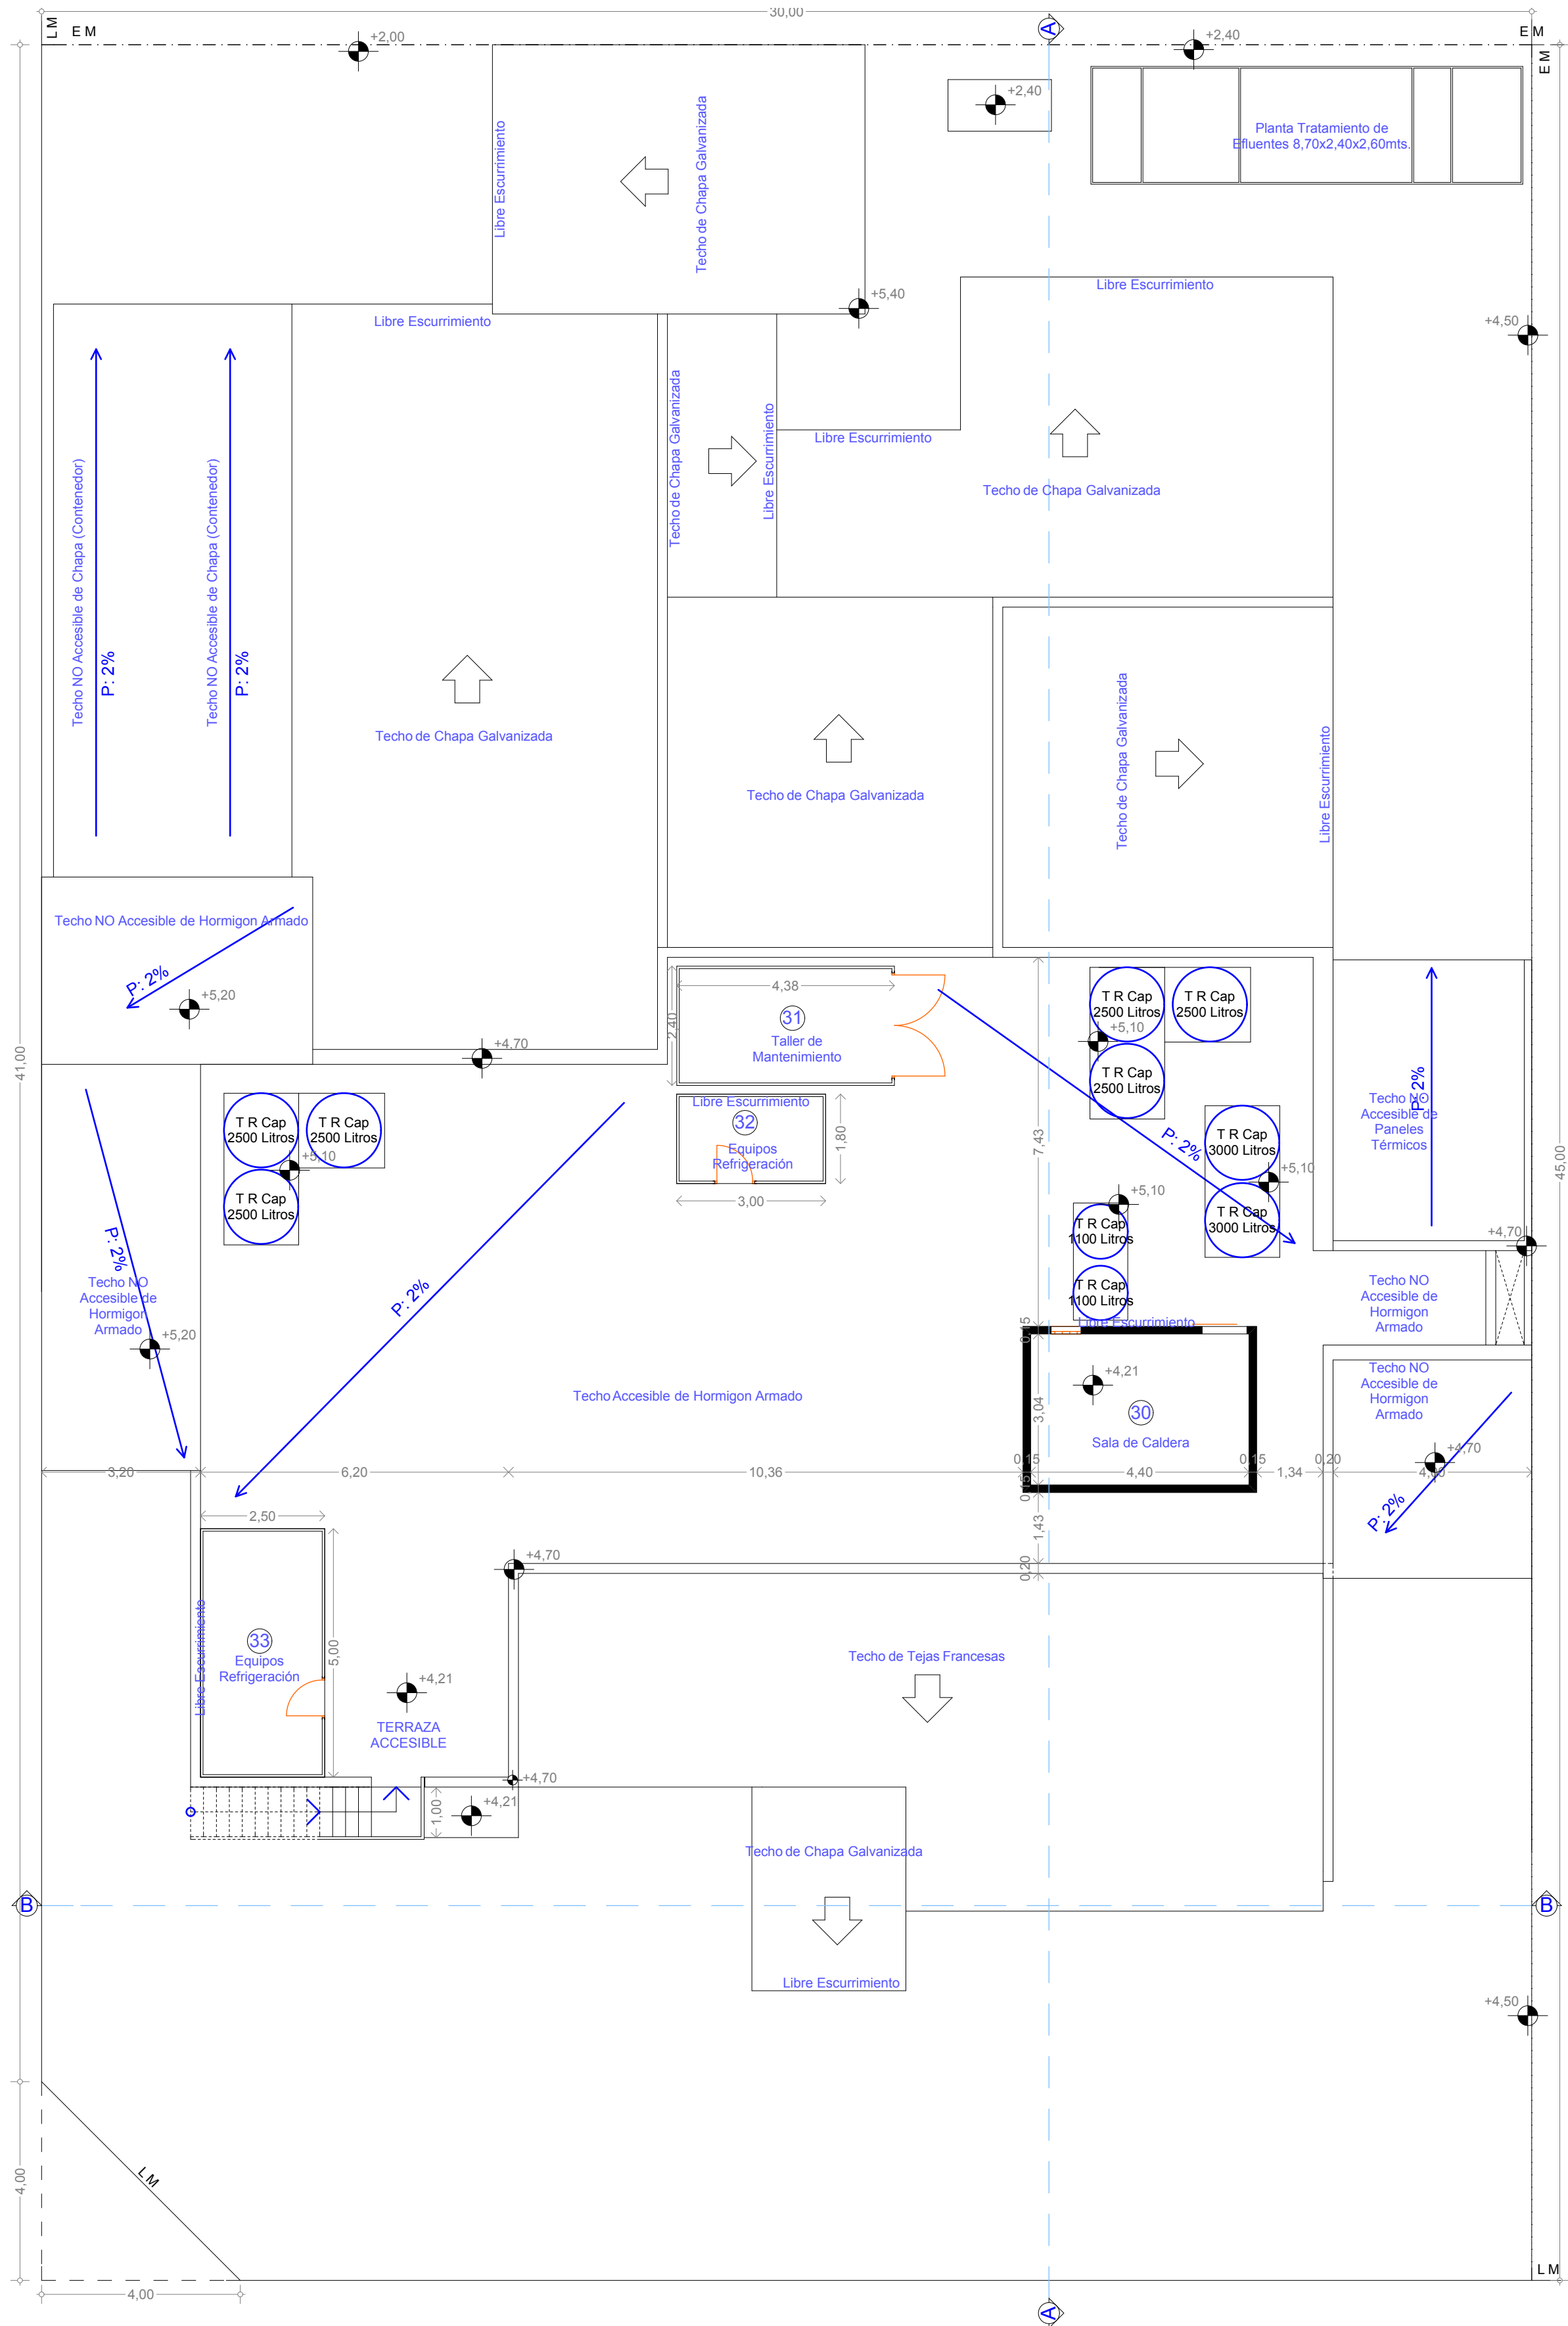

Planta Alta

Escala 1:100

Listado de Locales	
N	Designacion
1	Recepcion
2	Oficina
3	Oficina SENASA
4	Sanitarios Masculino
4b	Vestuarios Masculino
5	Sanitarios Femenino
5b	Vestuario Femenino
6	Pasillo
7	Comedor del Personal
8	Sala de Cocción
9	Acceso Materia Prima
10	Camara de Fresco (0°C)
11	Silo de Hielo
12	Lavado de productos Frescos
13	Lavado de Cajones
14a	Sala de Proceso
14b	Sala de Proceso
15a	Sala de Congelado, Moldeo y emparrillado
15b	Sala de Congelado, Moldeo y emparrillado
16	Congelado de Placas
17	Túnel de Congelado N°3
18	Túnel de Congelado N°2
19	Túnel de Congelado N°1
20	Toilette
22	Filtro Sanitario
24	Camara de Congelado (20°C)
25	Contenedor Camara de Manutención
26	Contenedor Camara de Manutención
27	Depósito de insumos
28	Oficina
29	Contenedor Desperdicios
30	Sala de Caldera
31	Taller de Mantenimiento
32	Jaulas Equip Refrigeración
33	Jaulas Equip Refrigeración

Zona: S3 Padron: 13992 Plano n°:

Municipalidad de Puerto Madryn


Obra: PLANTA PROCESADORA

Propietario: SM&S S.R.L.

Ubicacion: Perú N°1136 y Costa Rica N°1482 Parque Industrial Liviano

Ejido: 28 Circ.: 1 Sector: 11 Macizo: 5 Parcela: 6

Plano Instalaciones Escala 1:100

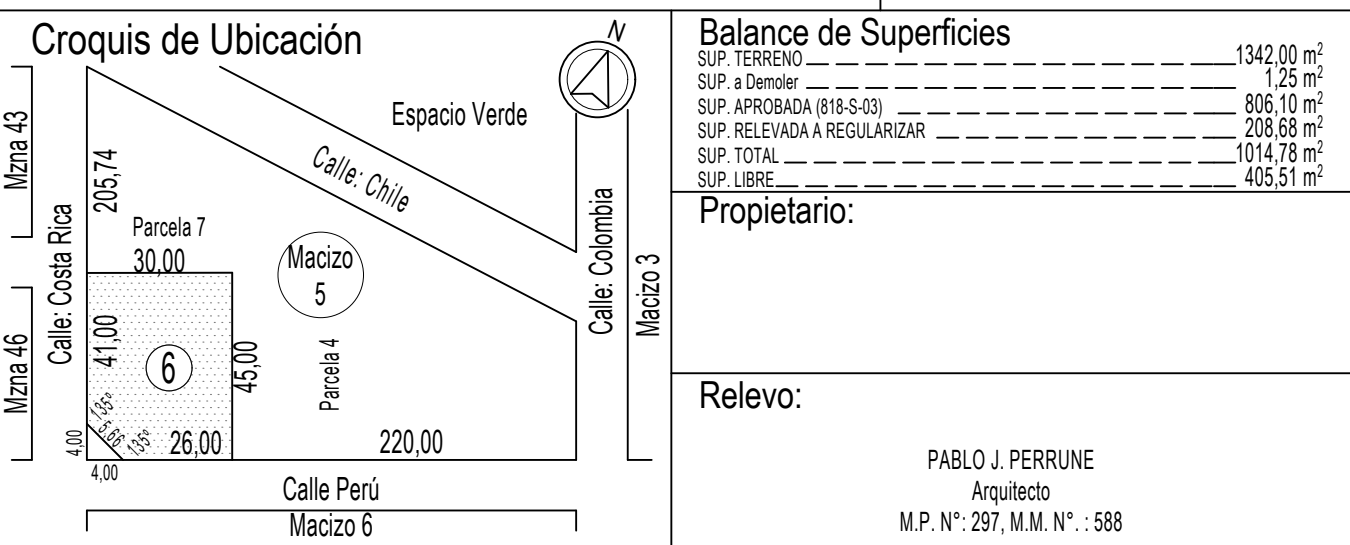

Balance de Superficies	
SUP. TERRENO	1342,00 m²
SUP. a Demoler	125 m²
SUP. APROXIMADA (B+15-30)	806,10 m²
SUP. RELEVADA A REGULARIZAR	208,88 m²
SUP. TOTAL	1014,78 m²
SUP. LIBRE	405,51 m²

Propietario:

Relevo:

PABLO J. PERRUNE
Arquitecto
M.P. N°: 297, M.M. N°: 588

Vº Bº Catastro

Demolición y Dirección de Obra:

PABLO J. PERRUNE
Arquitecto
M.P. N°: 297, M.M. N°: 588

Construcción por Administración del Propietario

Vº Bº Municipalidad

Ord. 4609/02 y 4798/03